


PLANIMETRIA NUOVI IMPIANTI PIANO TERRA

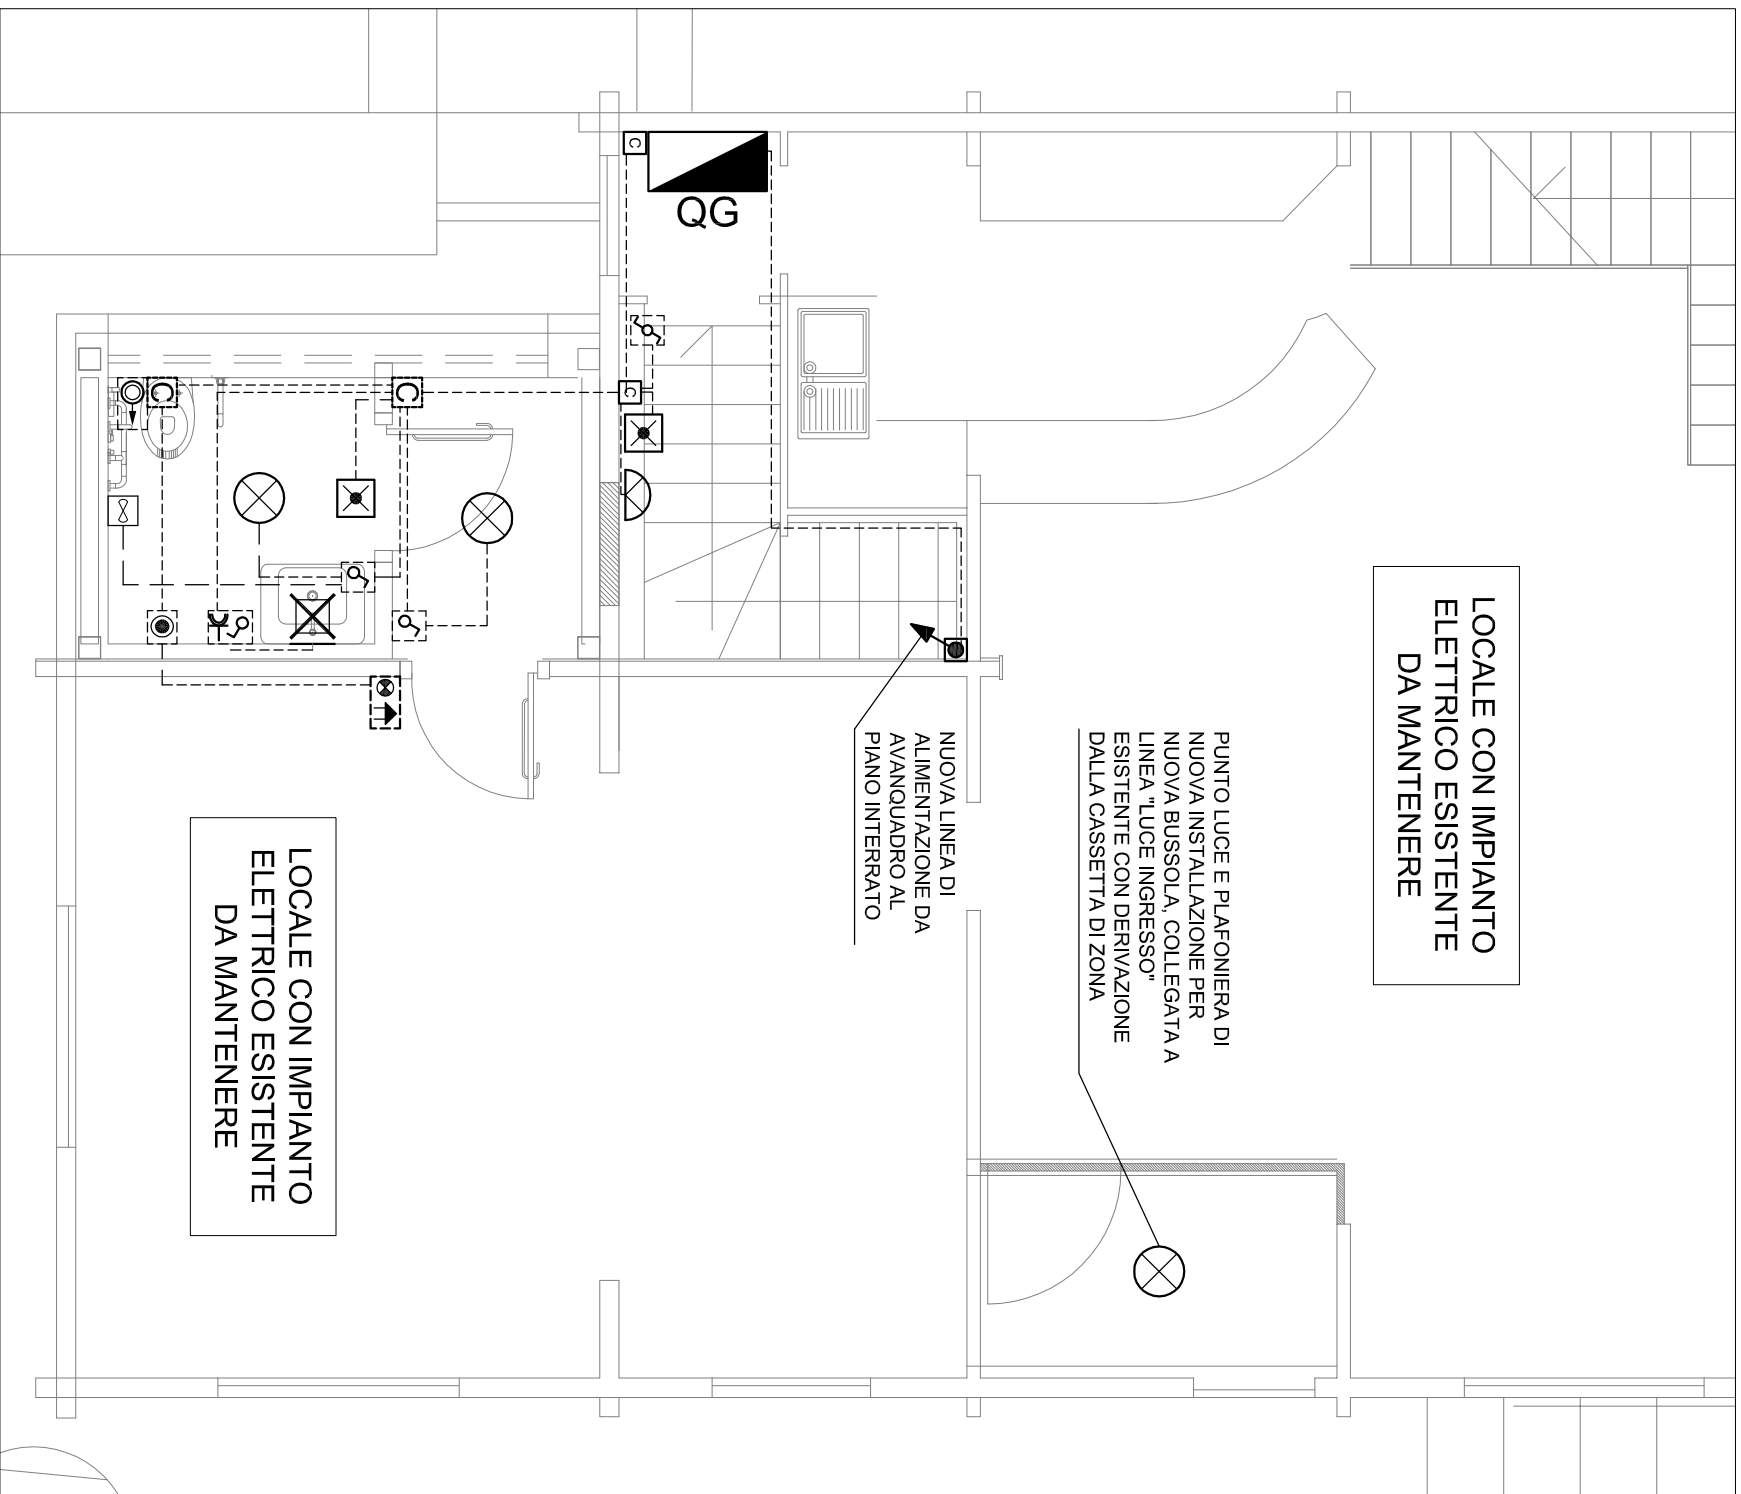

LEGENDA

	QUADRO ELETTRICO GENERALE VEDERE DISEGNO IE.06
	SCATOLA DI DERIVAZIONE IN PVC IN ESECUZIONE DA INCASSO
	PUNTO DI RISALITA CONDUTTURIA IN PVC IN ESECUZIONE INCASSATA
---	TUBAZIONE IN PVC IN ESECUZIONE AD INCASSO
	INTERRUTTORE UNIPOLARE ENTRO SCATOLA PORTA FRUTTI IN ESECUZIONE AD INCASSO
	DEVIATORE UNIPOLARE ENTRO SCATOLA PORTA FRUTTI IN ESECUZIONE AD INCASSO
	INTERRUTTORE UNIPOLARE E PRESA BIPASSO 230V 10/16A 2P+T ENTRO SCATOLA PORTA FRUTTI IN ESECUZIONE AD INCASSO
	PLAFONIERA CIRCOLARE IN POLICARBONATO INSTALLATA A SOFFITTO, COMPLETA DI LAMPADA FLUORESCENTE COMPATTA 26/40 W
	PLAFONIERA CIRCOLARE IN POLICARBONATO INSTALLATA A PARETE, COMPLETA DI LAMPADA FLUORESCENTE COMPATTA 26/40 W
	PLAFONIERA DI EMERGENZA A LED 18W CON DI GRUPPO DI EMERGENZA, TIPO SE SOLO EMERGENZA, AUTONOMIA 1h.
	ESTRATTORE DA MURO PORTATA 90mc/h TEMPORIZZATO, COMANDO DA INTERRUTTORE LUCE LOCALE
	PULSANTE A TIRANTE IMPIANTO ALLARME WC DISABILI ENTRO SCATOLA PORTA FRUTTI DA INCASSO - ALTEZZA DI INST. >225cm
	DISPOSITIVO OTTICO-ACUSTICO IMPIANTO ALLARME WC DISABILI
	PULSANTE DI RESET TACITAZIONE ALLARME WC DISABILI ENTRO SCATOLA PORTA FRUTTI - PULSANTE DI COLOR ROSSO

MORRA Per. Ind. Stefano		Il Committente:		File: 180111E Tavole	
Via Silvio Pellico n.12 10095 Grugliasco (TO) tel. 3476771673 mail: morrastefano@libero.it P. IVA: 09694180010		COMUNE DI BARDONECCHIA (TO)		N° commessa: 18-011-IE	
Lavoro:		COMUNE DI BARDONECCHIA (TO)		Scala: 1:50	
RIQUALIFICAZIONE BOCCIOFILA LA PINETA VIA EINAUDI BARDONECCHIA (TO)		PIAZZA de GASPERI n.1 BARDONECCHIA (TO)		Responsabile di commessa: SM	
Titolo:		PLANIMETRIA PIANO TERRENO: IMPIANTO ELETTRICO		Verifica: SM	
Rif. Lavoro:		SM		Elaborato da: SM	
Il progettista:		MORRA Per. Ind. Stefano		N° documento:	
				IE.08	
				Pagina: 01 di 01	
				Aggiornamenti:	
				Rev\ Data:	
				0 Aprile 2018	
				Descrizione: EMISSIONE	