


PLANIMETRIA NUOVI IMPIANTI PIANO INTERRATO

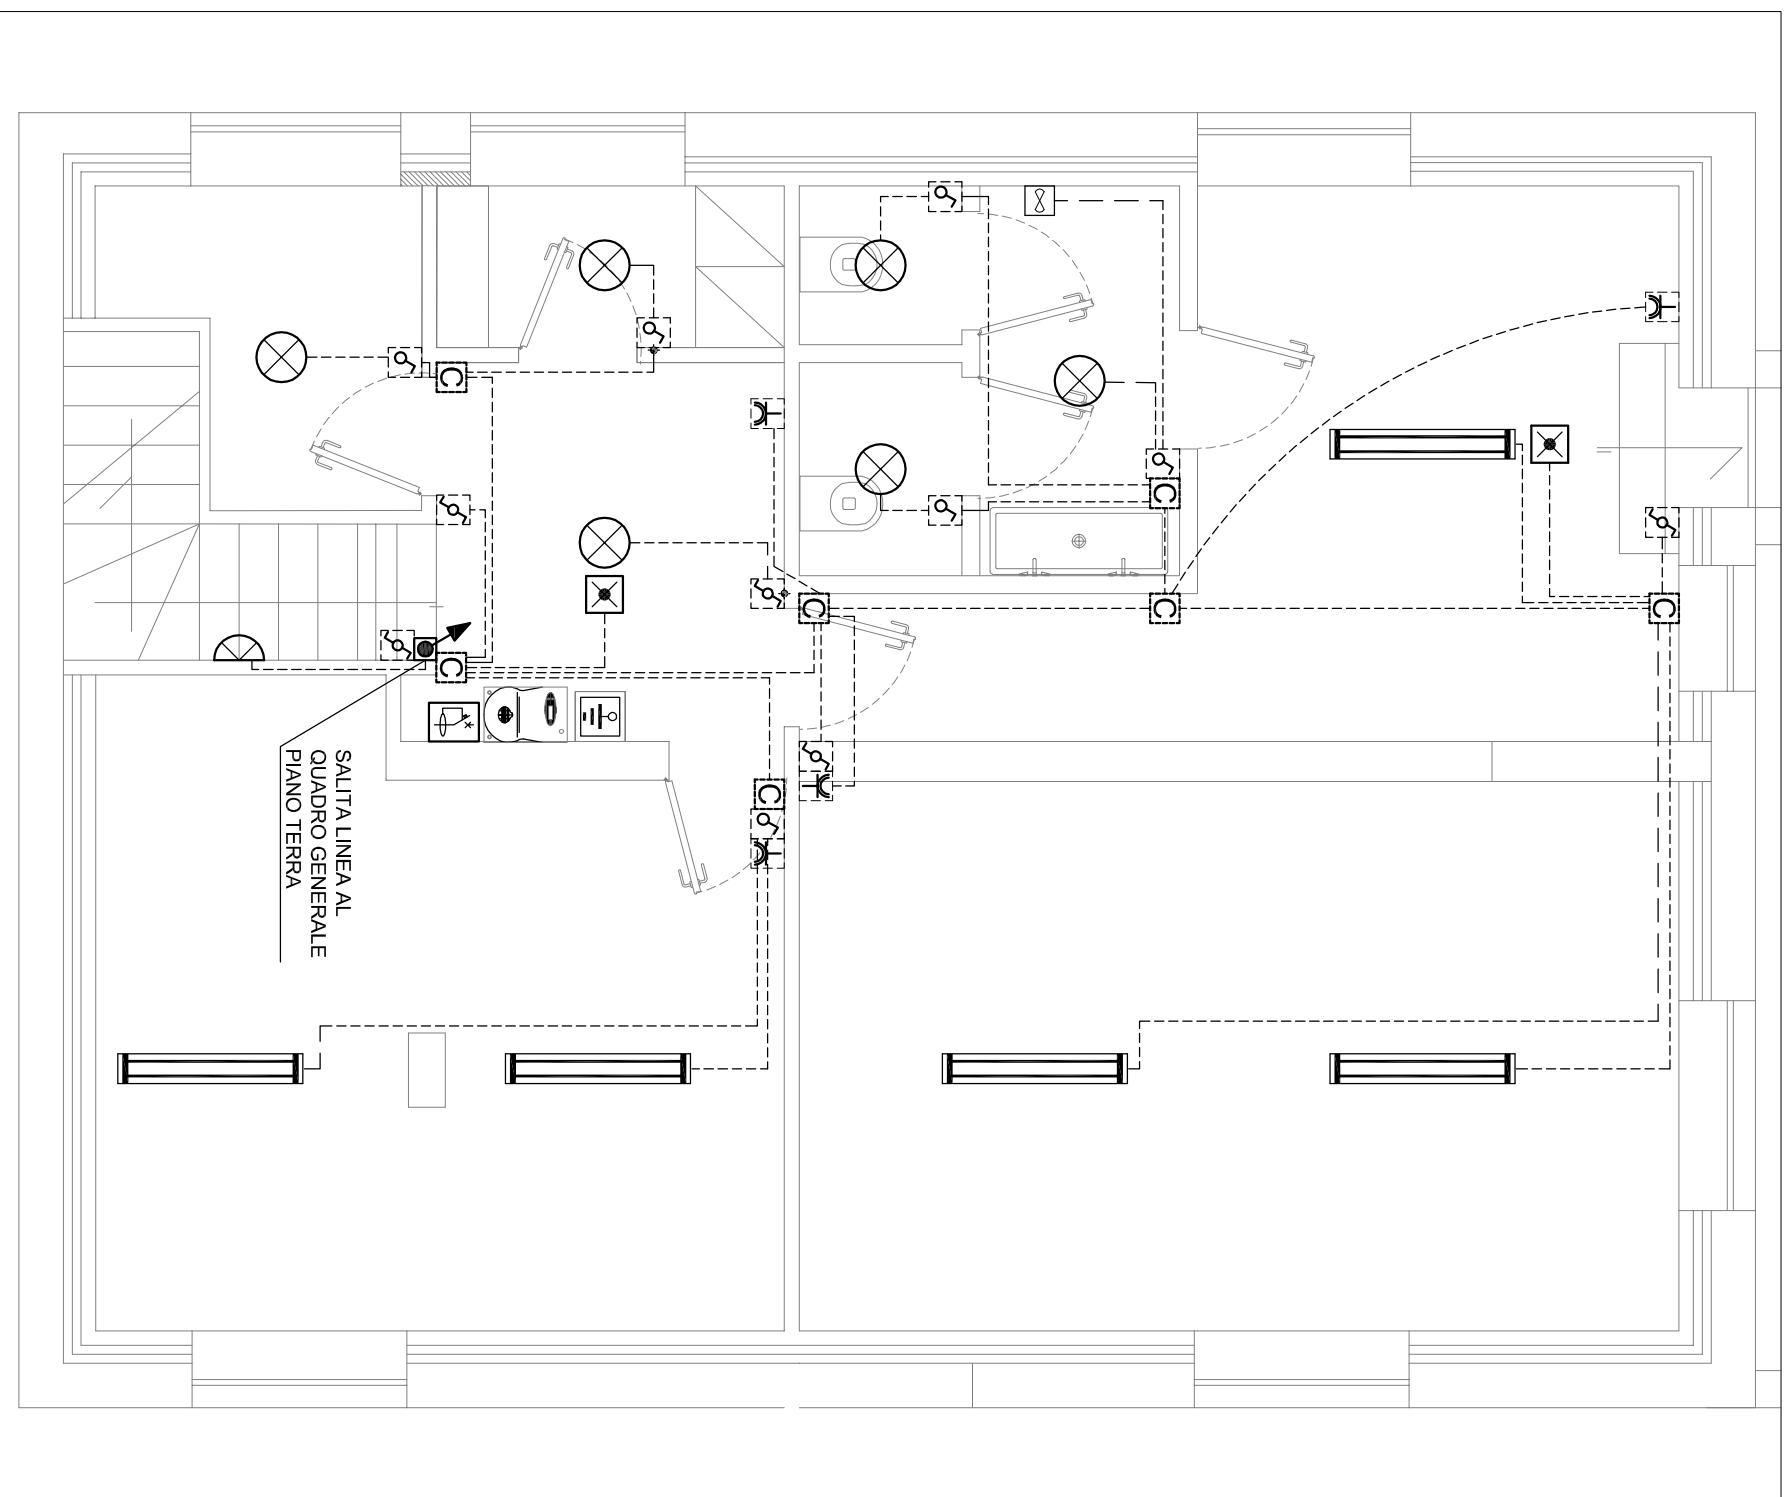

LEGENDA

	CONTATORE ENERGIA ELETTRICA FORNITURA BT - 380V+N
	AVANQUADRO CONTATORE - I.G IMPIANTO VEDERE SCHEMA IE.05
	NODO EQUIPOTENZIALE PRINCIPALE DI NUOVA INSTALLAZIONE
	SCATOLA DI DERIVAZIONE IN PVC IN ESECUZIONE DA INCASSO
	PUNTO DI RISALTA CONDUTTURIA IN PVC IN ESECUZIONE A VISTA
	TUBAZIONE IN PVC IN ESECUZIONE AD INCASSO
	INTERRUTTORE UNIPOLARE ENTRO SCATOLA PORTA FRUTTI IN ESECUZIONE AD INCASSO
	DEVIATORE UNIPOLARE ENTRO SCATOLA PORTA FRUTTI IN ESECUZIONE AD INCASSO
	PLAFONIERA CIRCOLARE IN POLICARBONATO INSTALLATA A SOFFITTO, COMPLETA DI LAMPADA FLUORESCENTE COMPATTA 26/40 W
	PLAFONIERA 2x36W IN POLICARBONATO STAGNO IP55
	PLAFONIERA DI EMERGENZA A LED 18W CON DI GRUPPO DI EMERGENZA, TIPO SE SOLO EMERGENZA, AUTONOMIA 1h.
	PRESA BIPASSO 230V 10/16A 2P+T ENTRO SCATOLA PORTA FRUTTI IN ESECUZIONE AD INCASSO.
	ESTRATTORE DA MURO PORTATA 90mch TEMPORIZZATO. COMANDO DA INTERRUTTORE LUCE LOCALE

MORRA Per. Ind. Stefano

Via Silvio Pellico n.12
10095 Grugliasco (TO)
tel. 3476771673
mail: morrastefano@libero.it
P. IVA: 09694180010

COMUNE DI BARDONECCHIA (TO)

Lavoro:
**RIQUALIFICAZIONE
BOCCIOFILIA LA PINETA
VIA EINAUDI
BARDONECCHIA (TO)**

Il Committente:
COMUNE DI BARDONECCHIA (TO)

Piazza de Gasperi n.1
BARDONECCHIA (TO)
Titolo:
PLANIMETRIA
PIANO INTERRATO:
IMPIANTO ELETTRICO

File: 180111E Tavole

Scala: 1:50

Il progettista:

N° commessa:
18-011-IE

Responsabile di commessa:
SM

MORRA Per. Ind. Stefano

N° documento:

Pagina: 01 di 01

IE.09

Livello progettazione:
DEF - ESEC

Verifica:
SM

Aggiornamenti:

Data: Aprile 2018

Elaborato da:
SM

Rev. Data:

0 Aprile 2018

Descrizione:
EMISSIONE