

COMUNE DI BARDONECCHIA

INTERVENTI DI RIFACIMENTO / MANUTENZIONE STRAORDINARIA
COPERTINA MURO ARGINE SINISTRO TORRENTE FREYUS
E REALIZZAZIONE IMPIANTO ILLUMINAZIONE
PROGETTO DEFINITIVO / ESECUTIVO


LABORATORIO 4 PLANIMETRIA IMPIANTI ELETTRICI DI ILLUMINAZIONE PUBBLICA
SCALE VARIE

CONSORZIO FORESTALE ALTA VALLE SUSA
Via P. B. Rossi, 12 - 10027 Bardonecchia (TO)
Tel. 0122-959999 - Fax 0122-959999 - C.F. 03534360024
E-MAIL: bsd@consorzioforesta.com - bsd@comunicazioni.com


Per: Arch. Sergio Perenzio
Progettista: Architetto - Consulente Tecnico del Cliente
OTT.18
DATA: _____

STUDIO ELETTROTECHNICO PERENZIO
Via P. B. Rossi, 12 - 10027 Bardonecchia (TO)
Tel. e Fax 0122-959999 - C.F. 03534360024
E-mail: studiodiperezio@perenzio.it




COMITENTE: COMUNE DI BARDONECCHIA
Piazza A. De Gasperi n°1
Tel. 0122-969686 - Fax 0122-969686

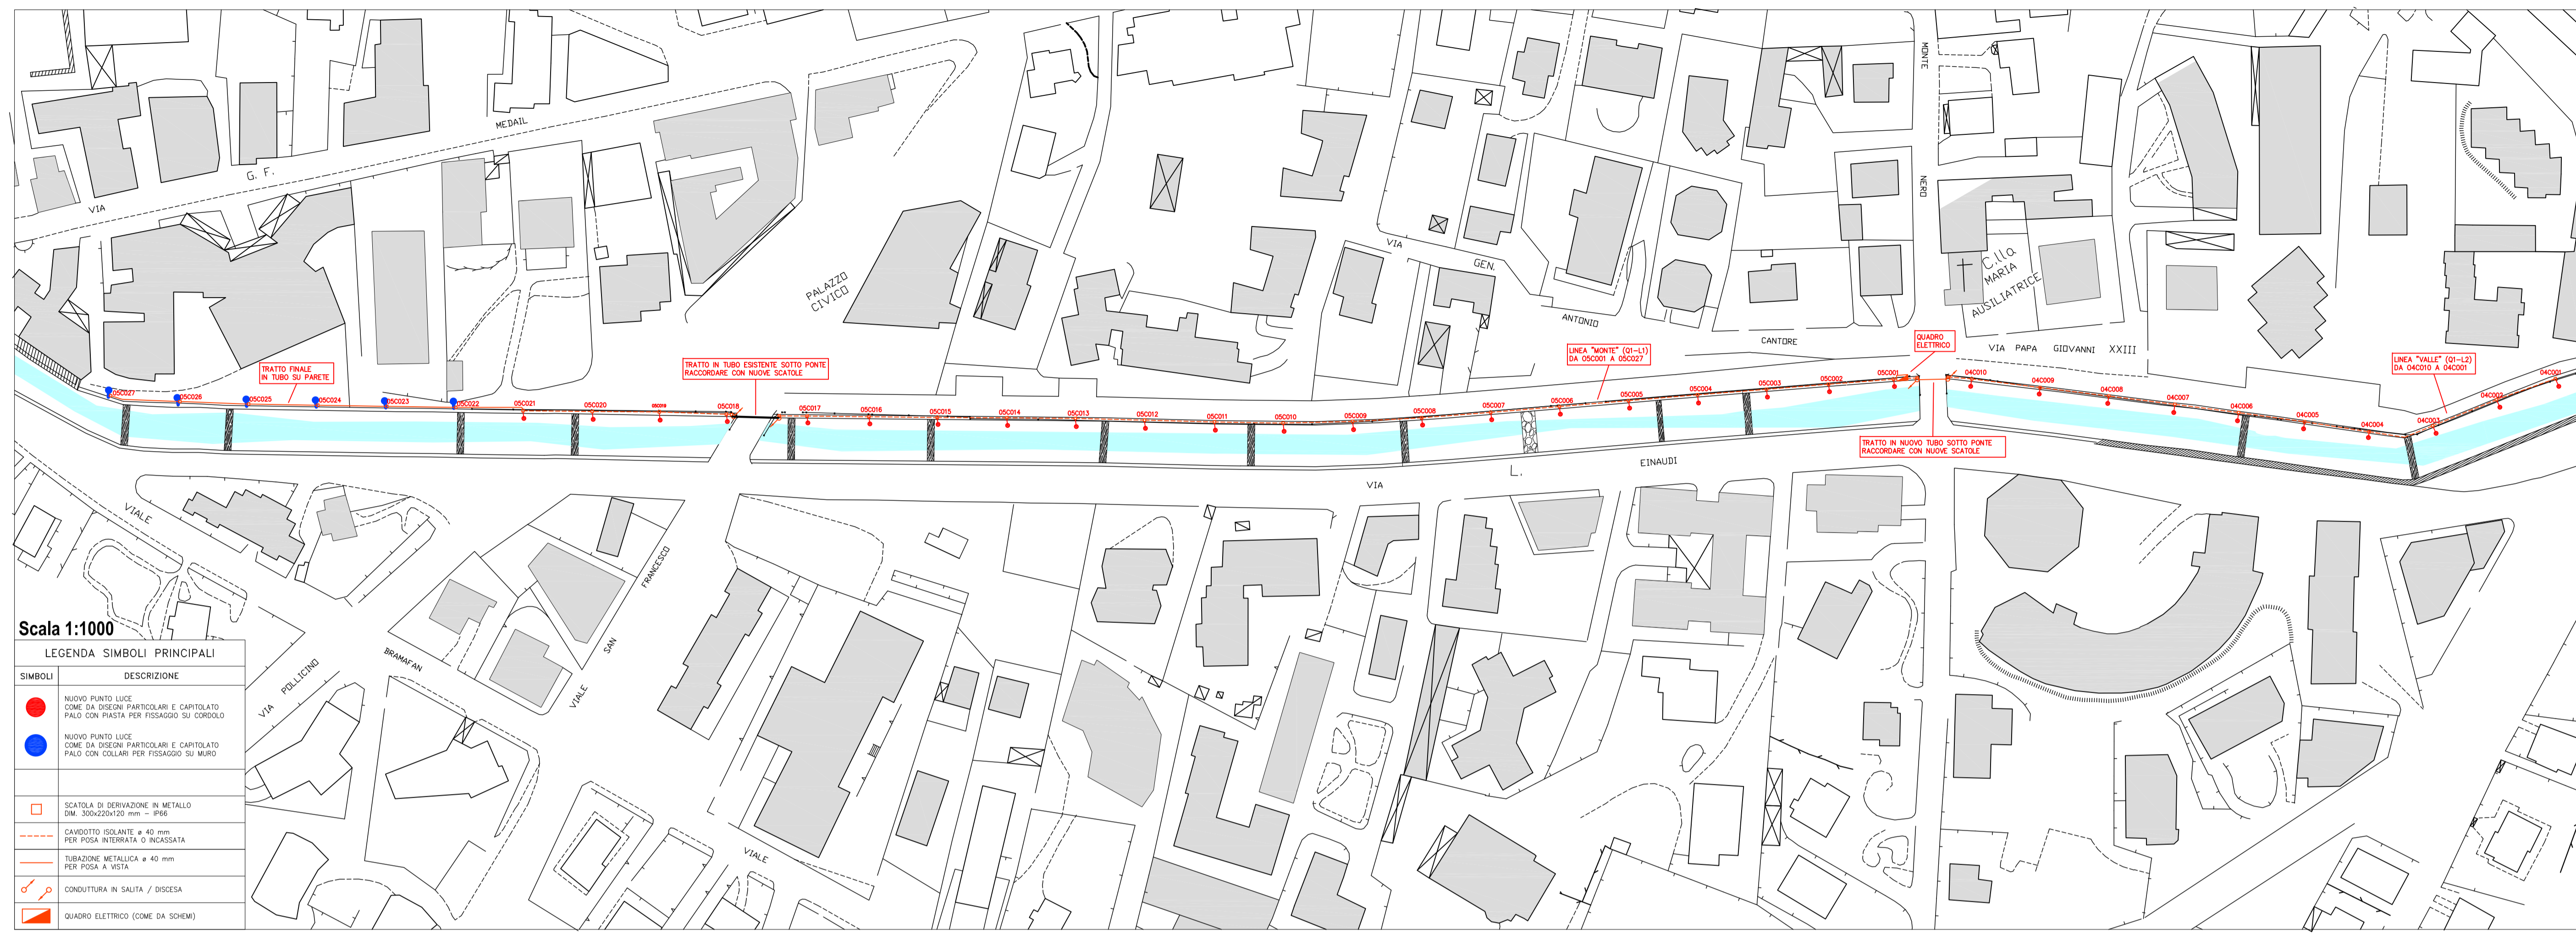


PARTICOLARE COSTRUTTIVO PALI ED APPARECCHI ILLUMINANTI - Scala 1:20
VERSIONE CON COLLARI PER FISSAGGIO SU MURO

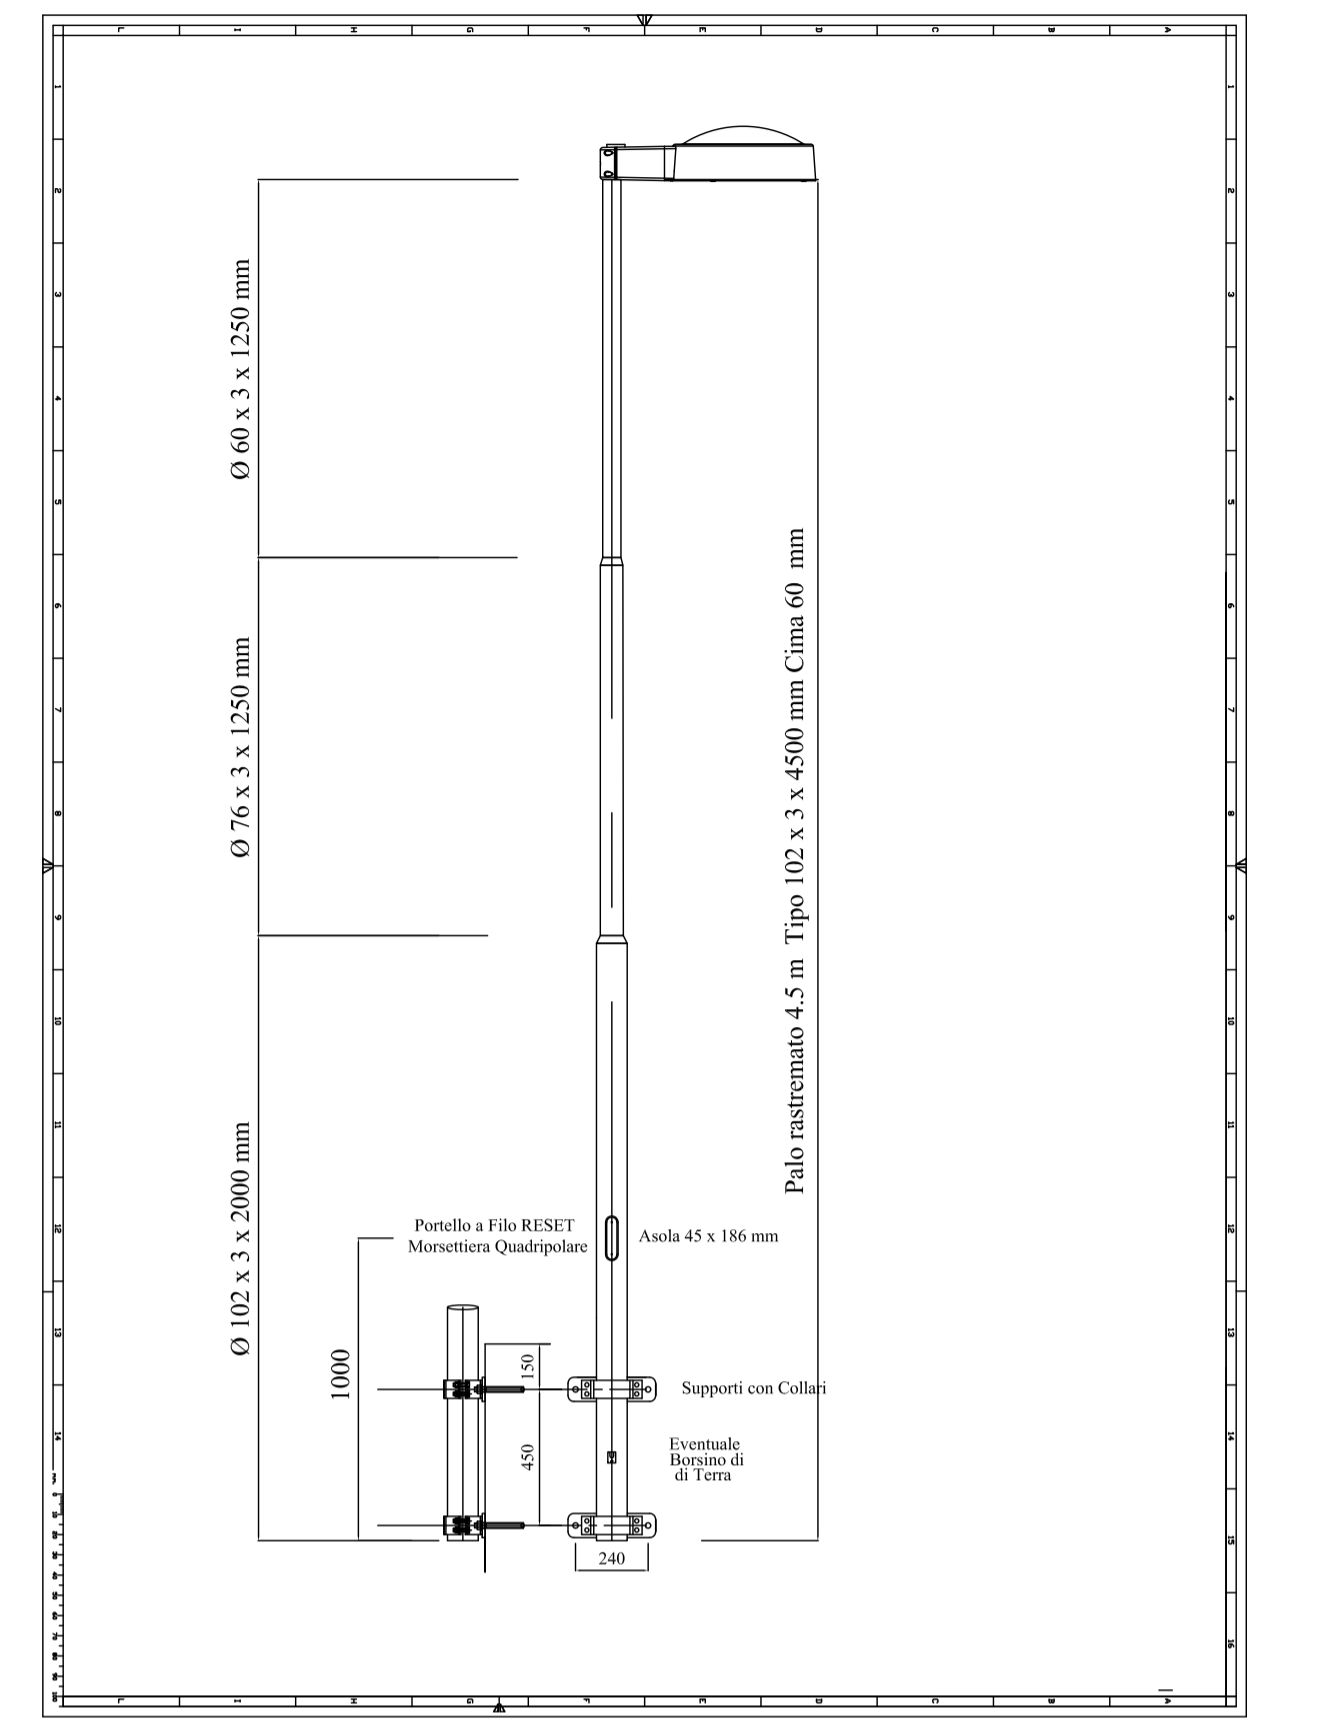

PARTICOLARE COSTRUTTIVO PALI ED APPARECCHI ILLUMINANTI - Scala 1:25
VERSIONE CON PIASTRA PER FISSAGGIO SU CORDOLO

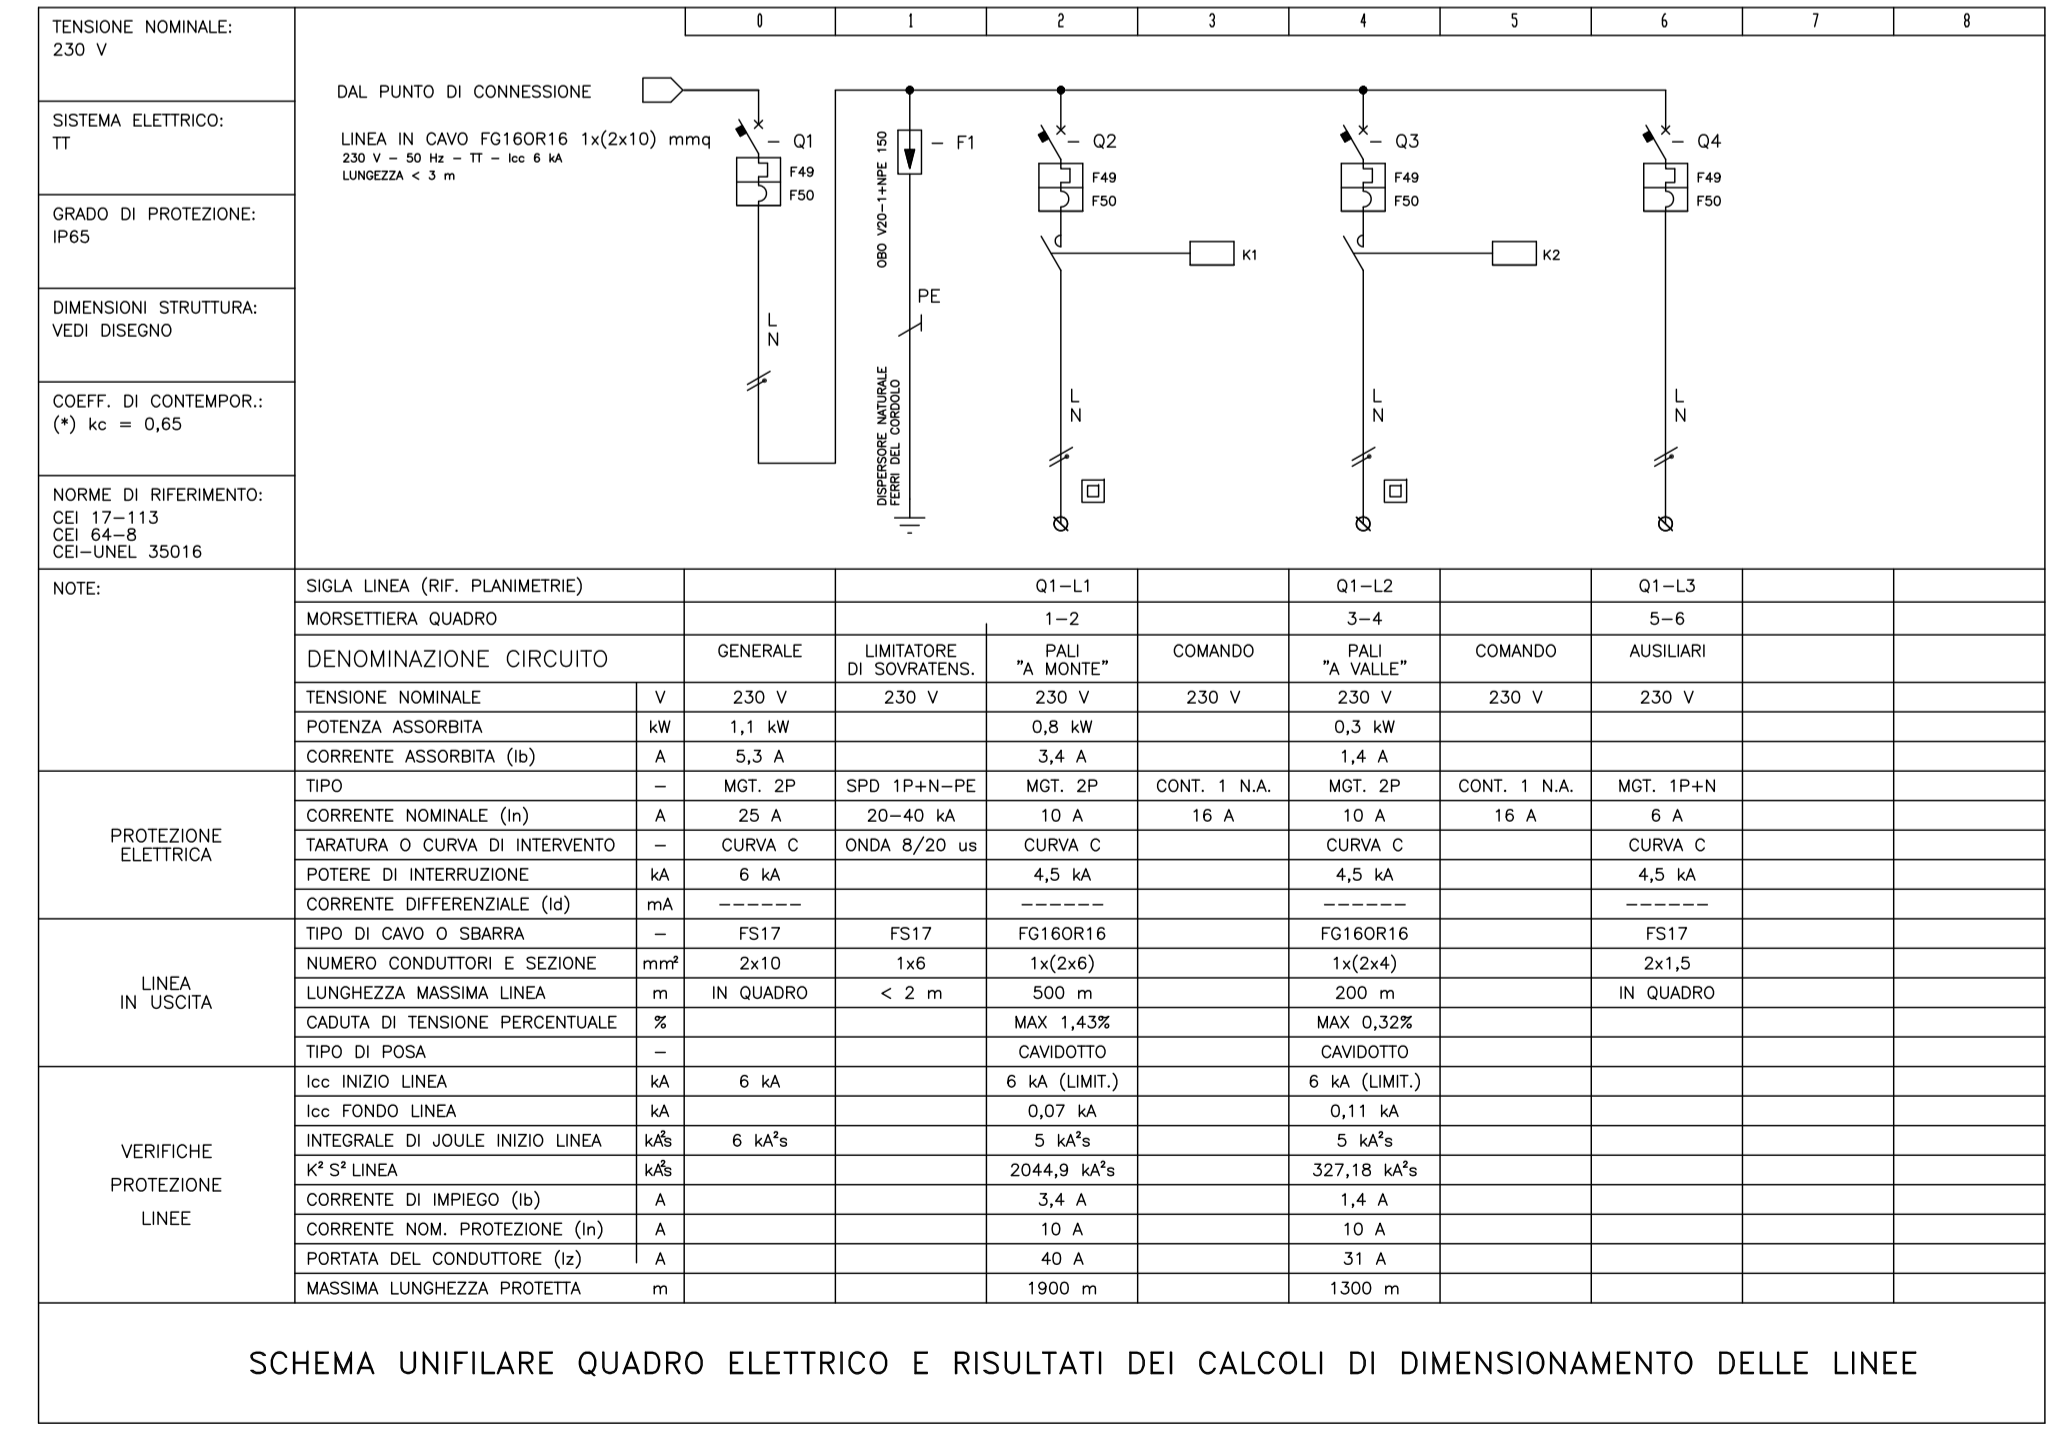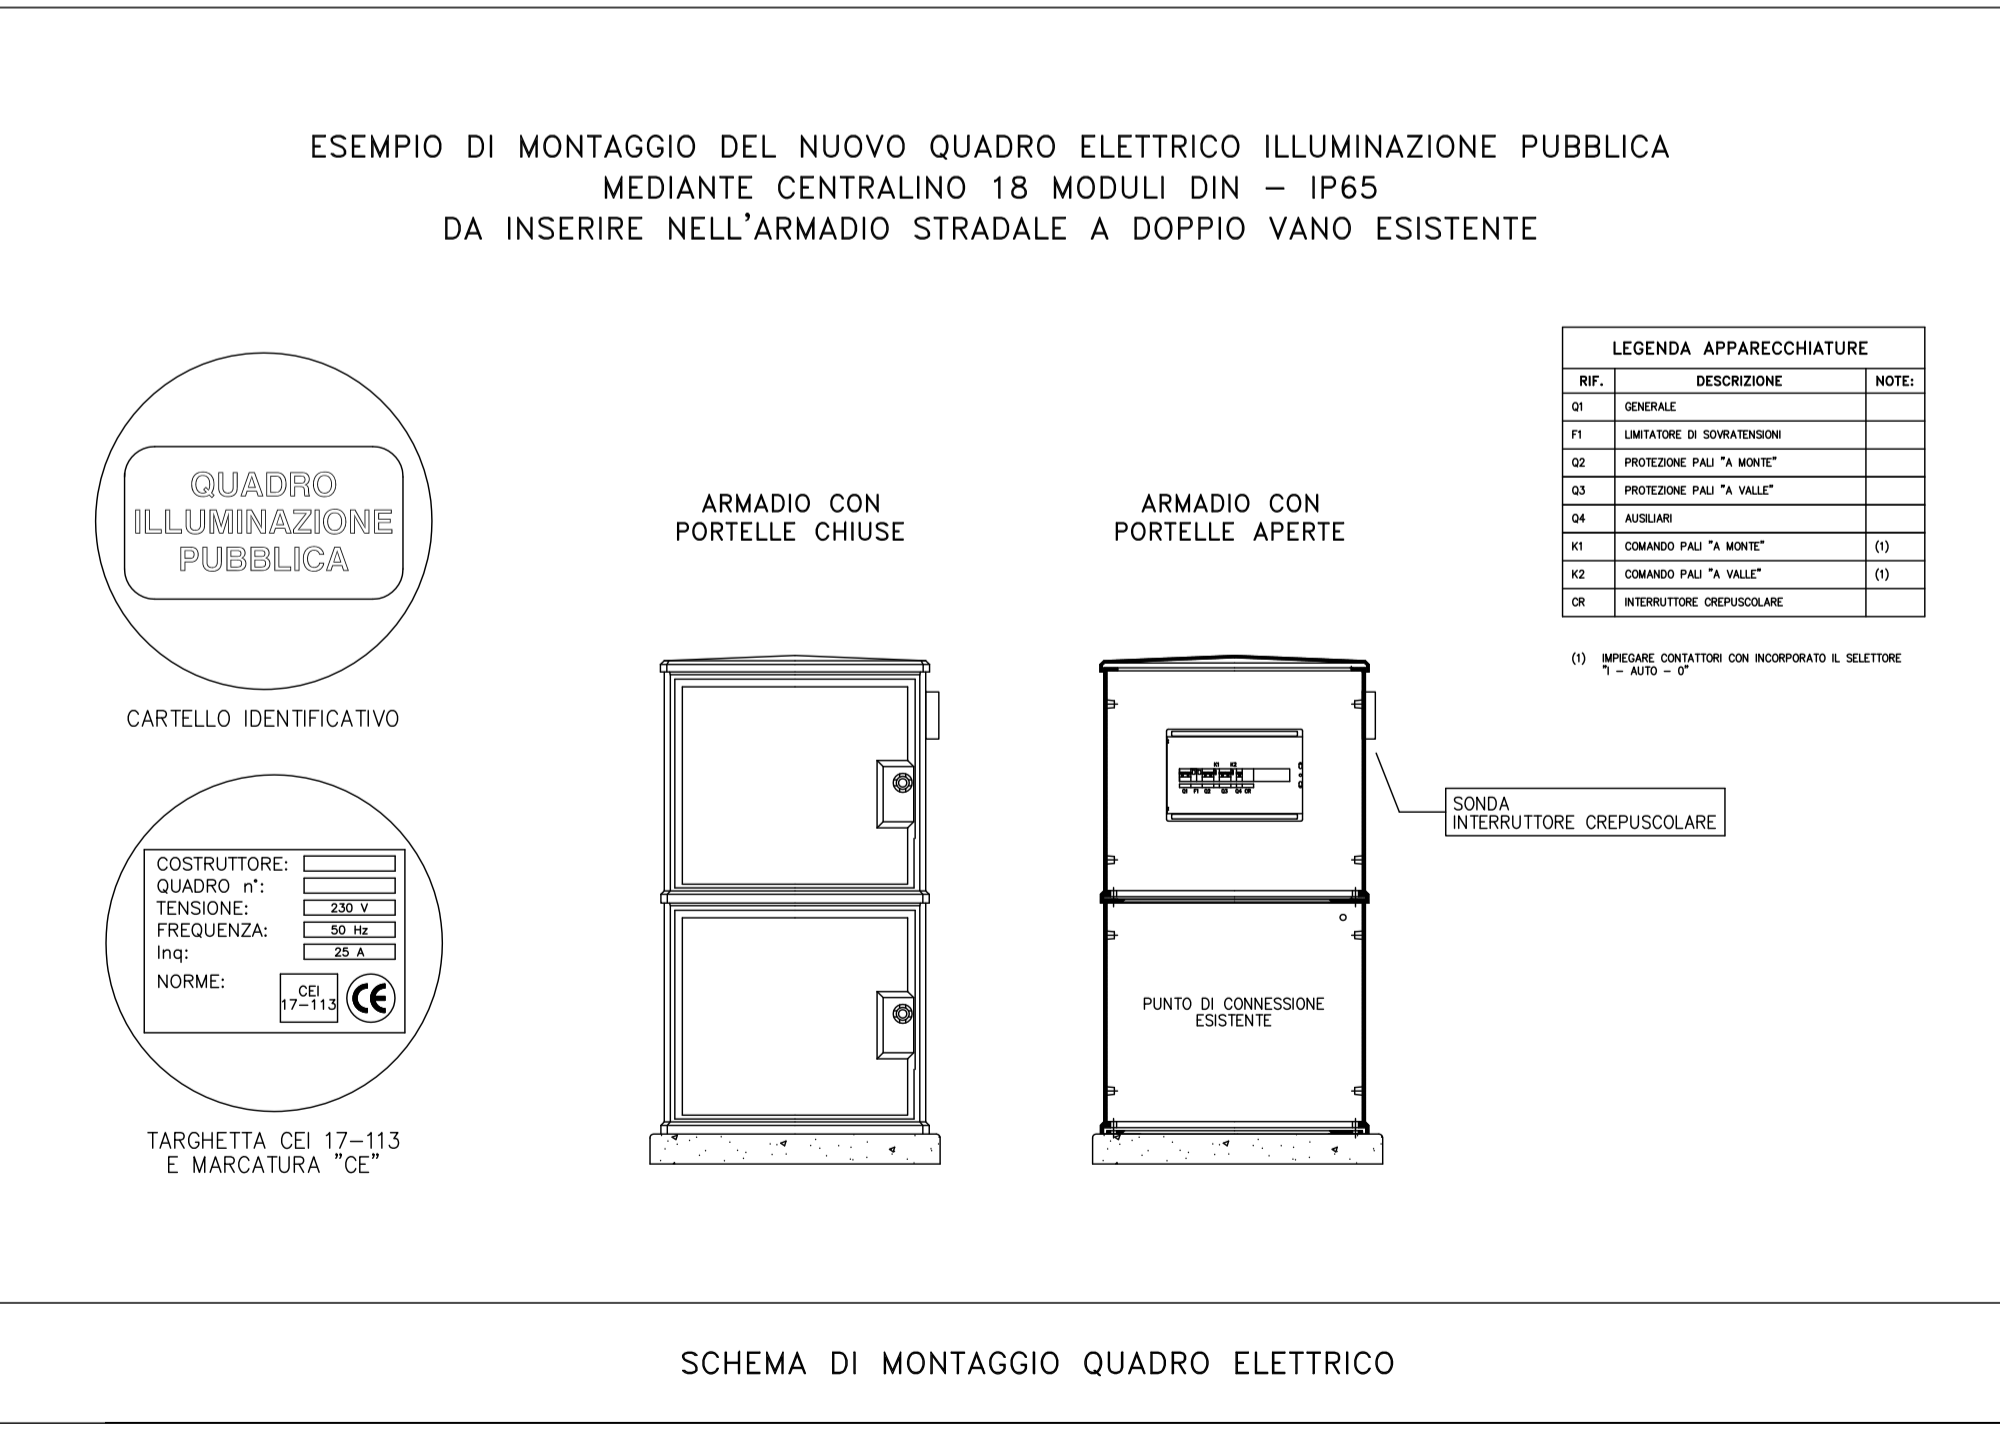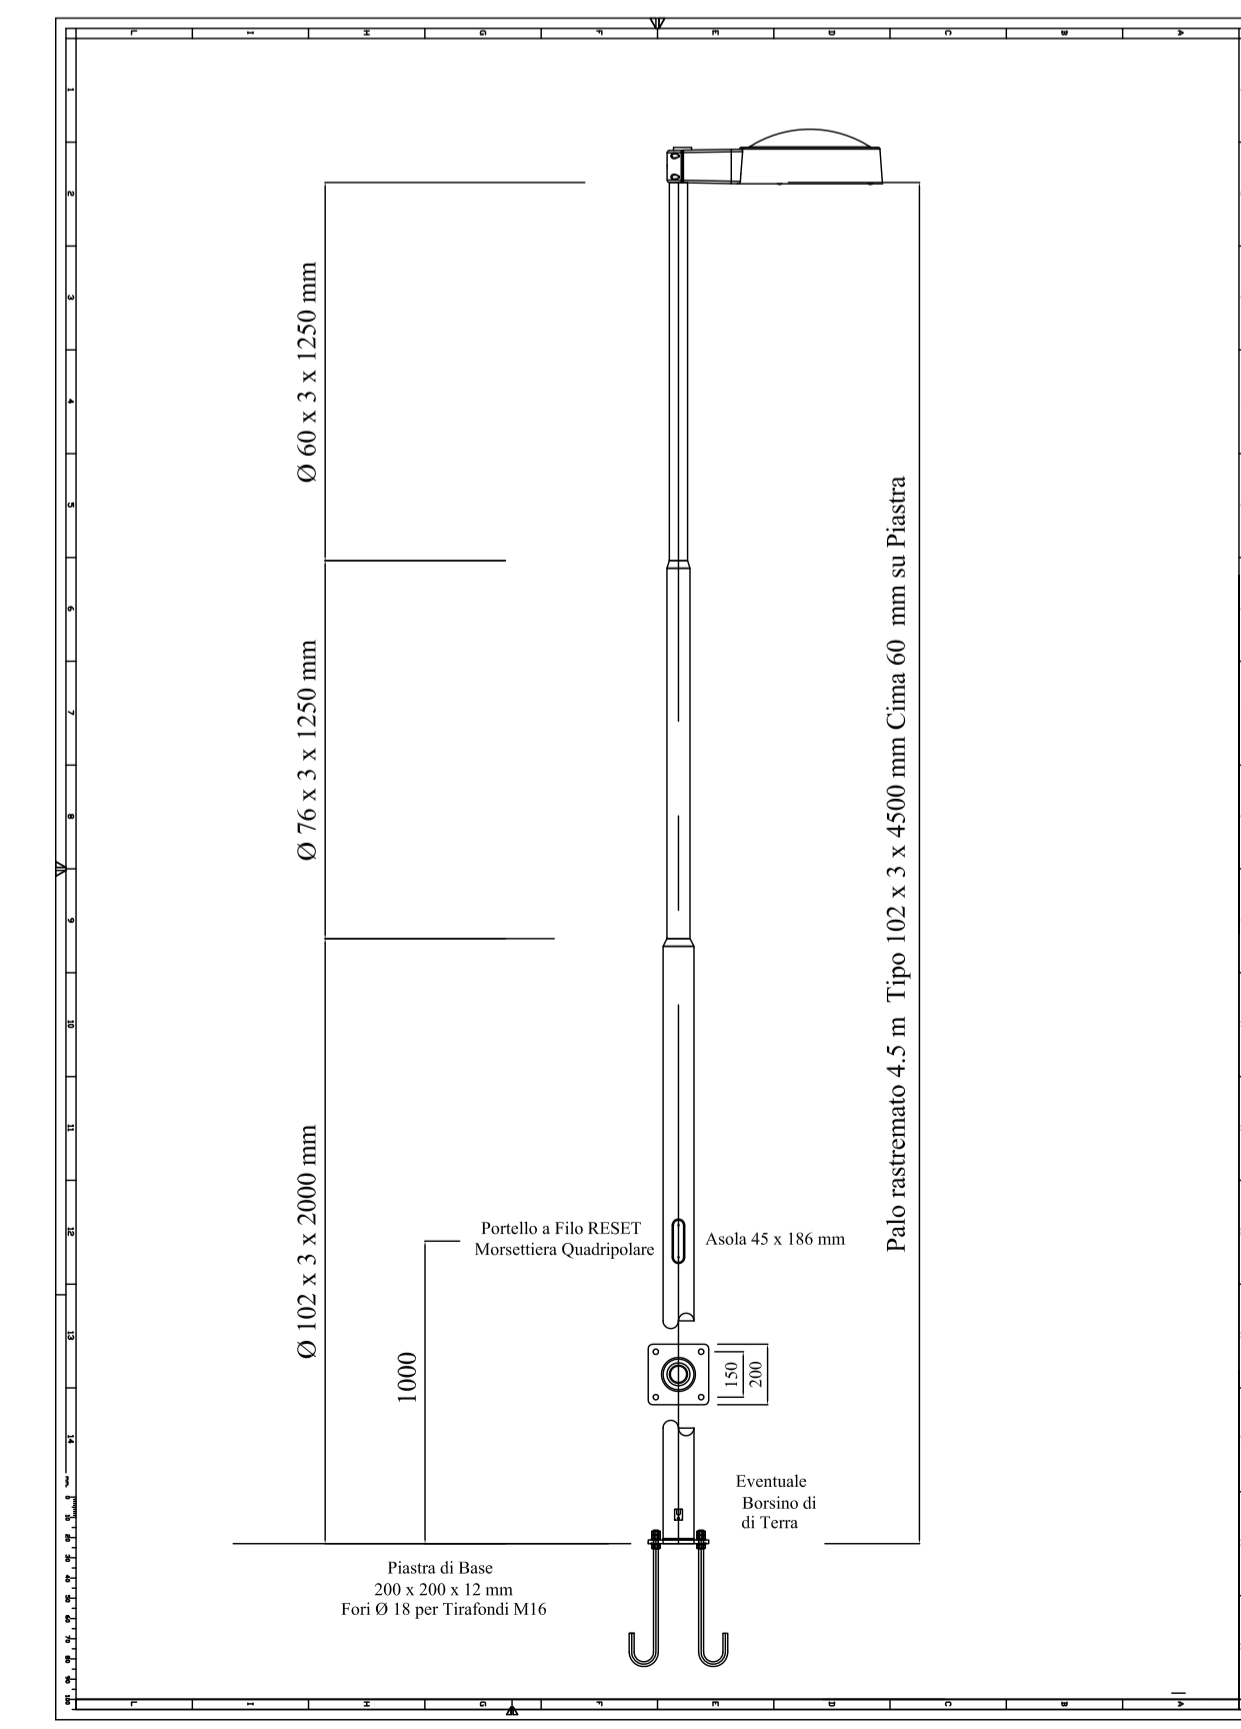

SCHEMA UNIFILARE QUADRO ELETTRICO E RISULTATI DEI CALCOLI DI DIMENSIONAMENTO DELLE LINEE

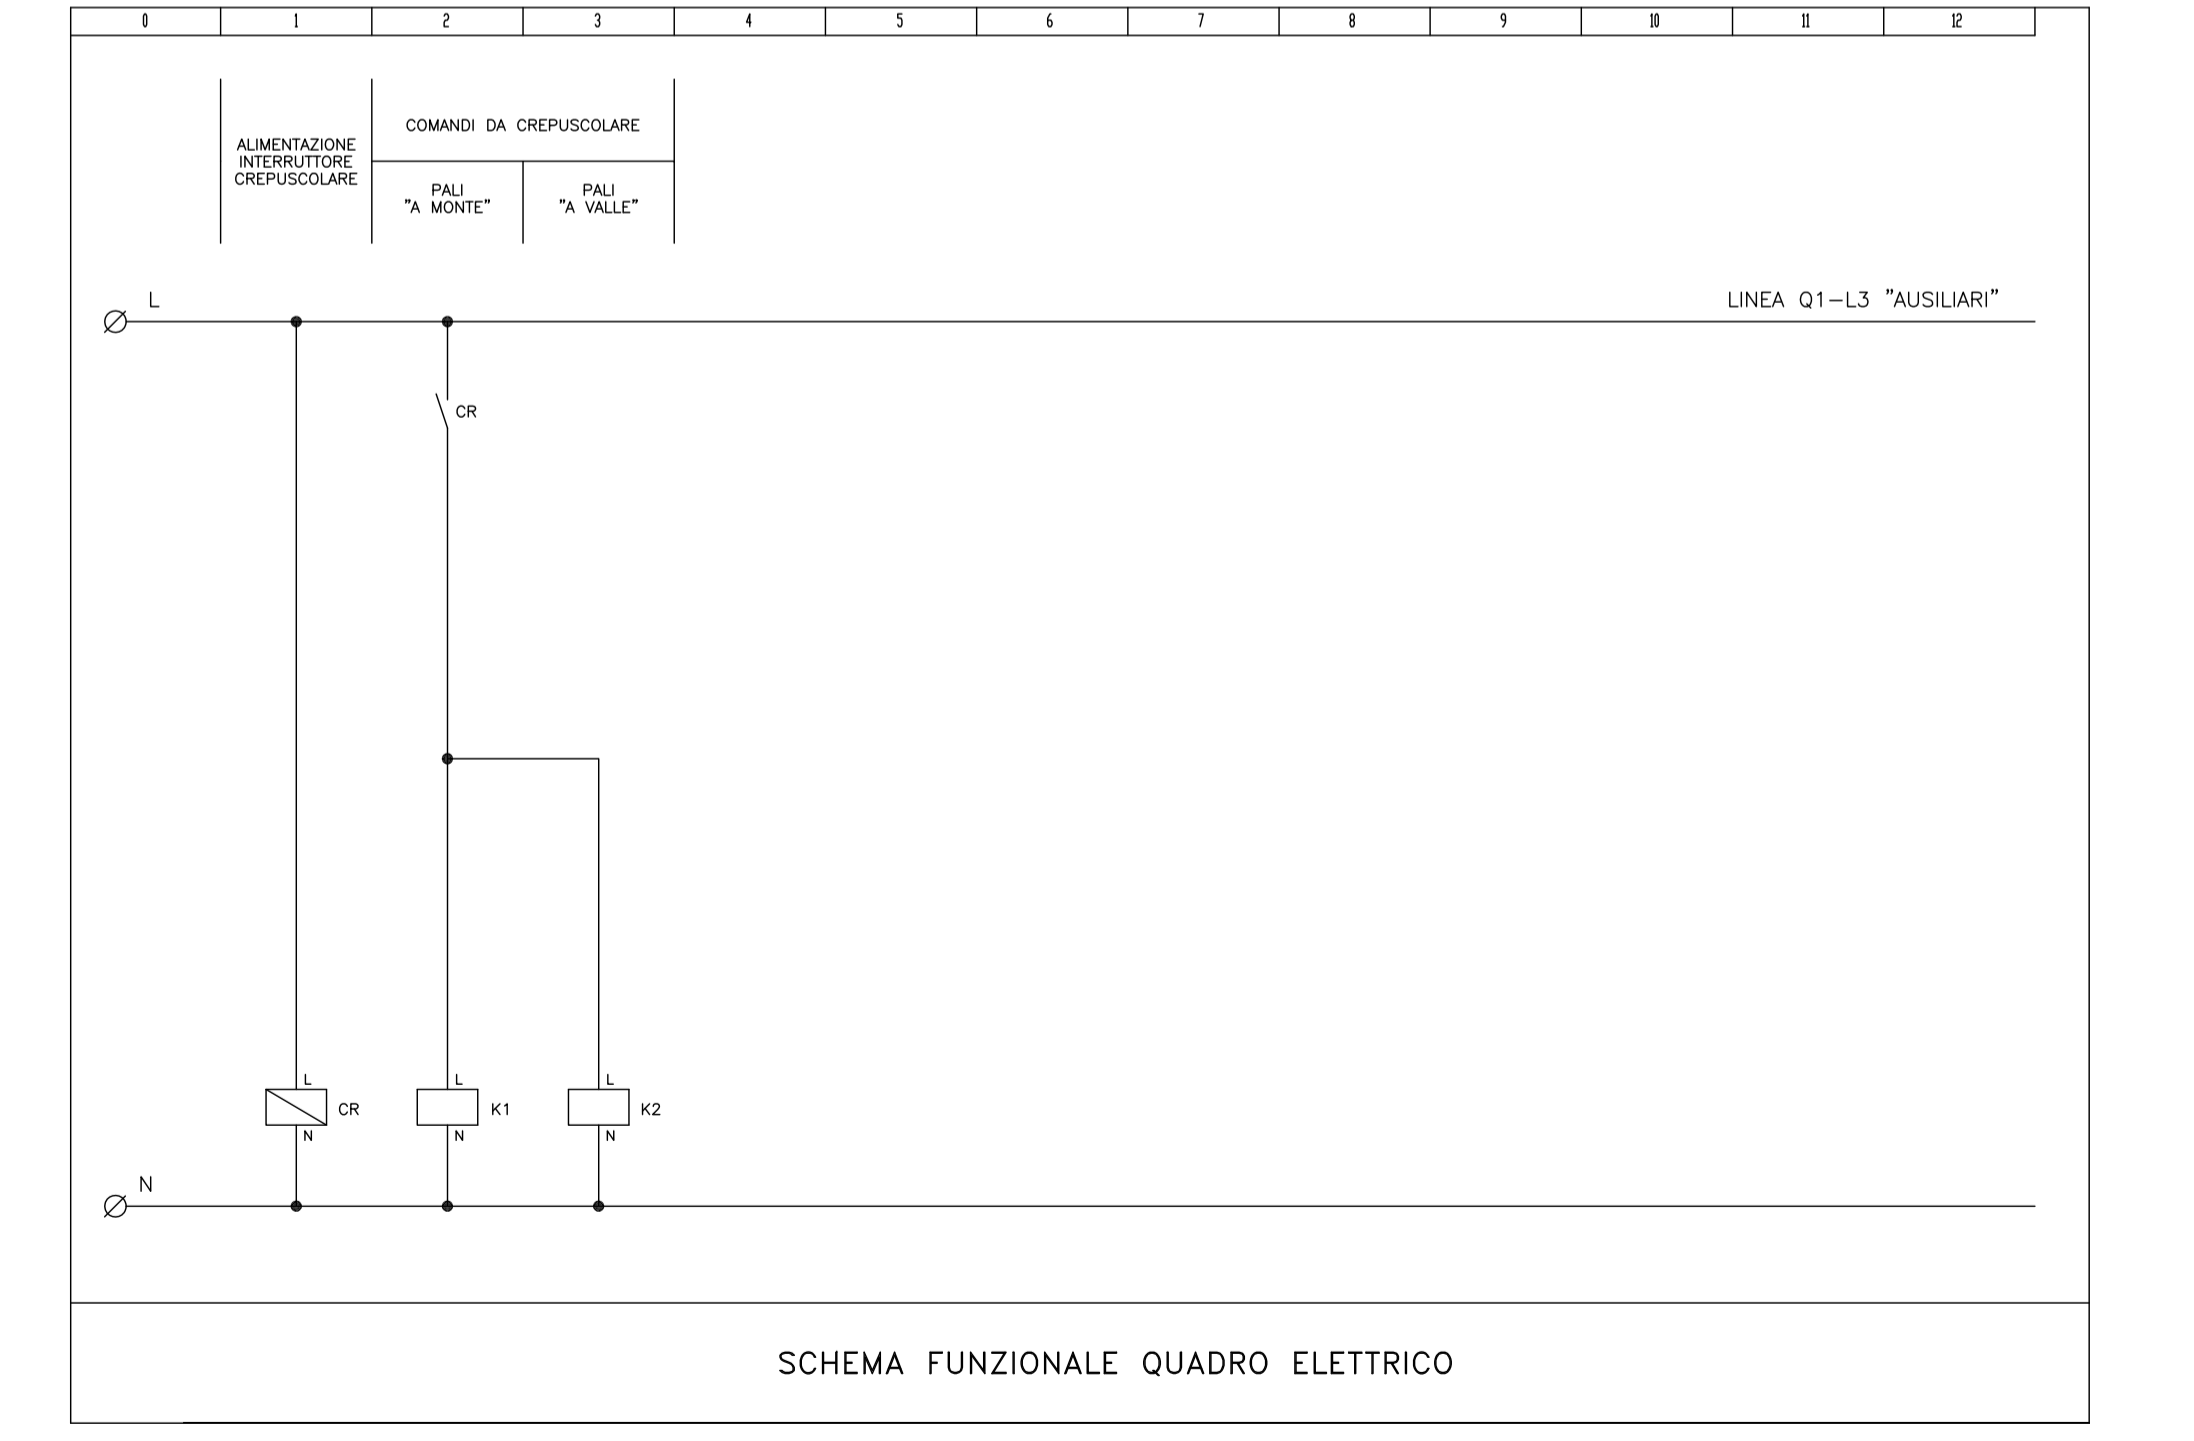

SCHEMA FUNZIONALE QUADRO ELETTRICO