
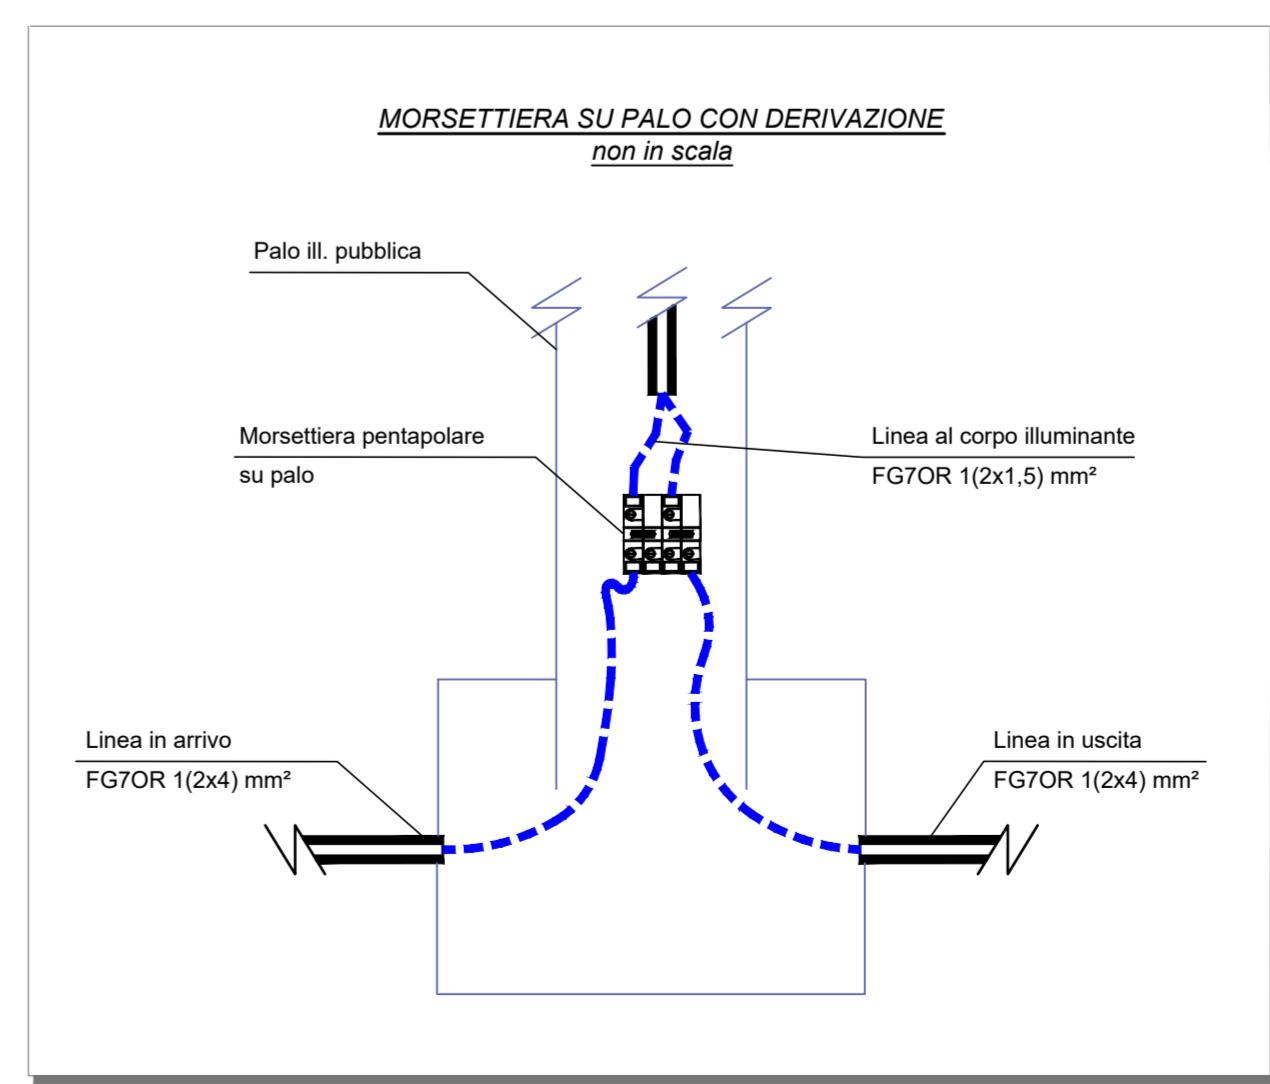
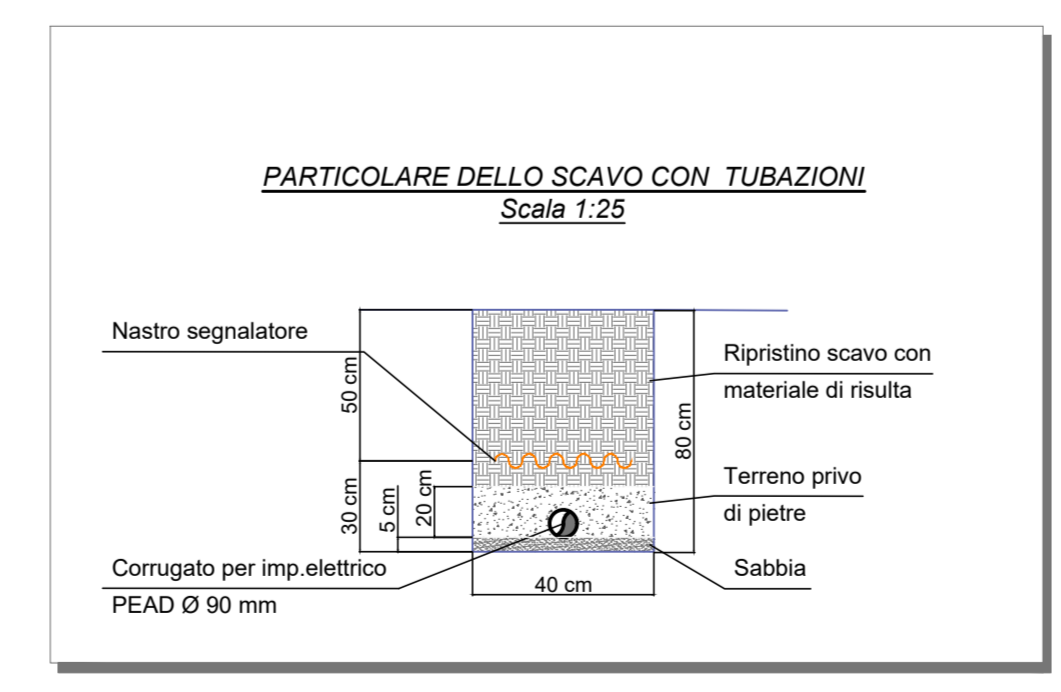


Legenda Simboli

	Pozzetto interrato dimensioni 50 x 50 x 70 cm, privo di fondo
	Plinto di fondazione con pozzetto dimensioni 90 x 70 x 80 cm Palo tipo Landini RS 2T, verniciato a polvere, altezza fuori terra 7 m Apparecchio di illuminazione CARIBONI CIRCLE LED R2 con ottica ST-01
	Palo esistente
	Armadio stradale esistente con quadro di alimentazione e comando di nuova fornitura e posa
	Cavidotto esistente
	Dorsale di nuova realizzazione con taglio e ripristino asfalto
	Dorsale di nuova realizzazione in terreno compatto

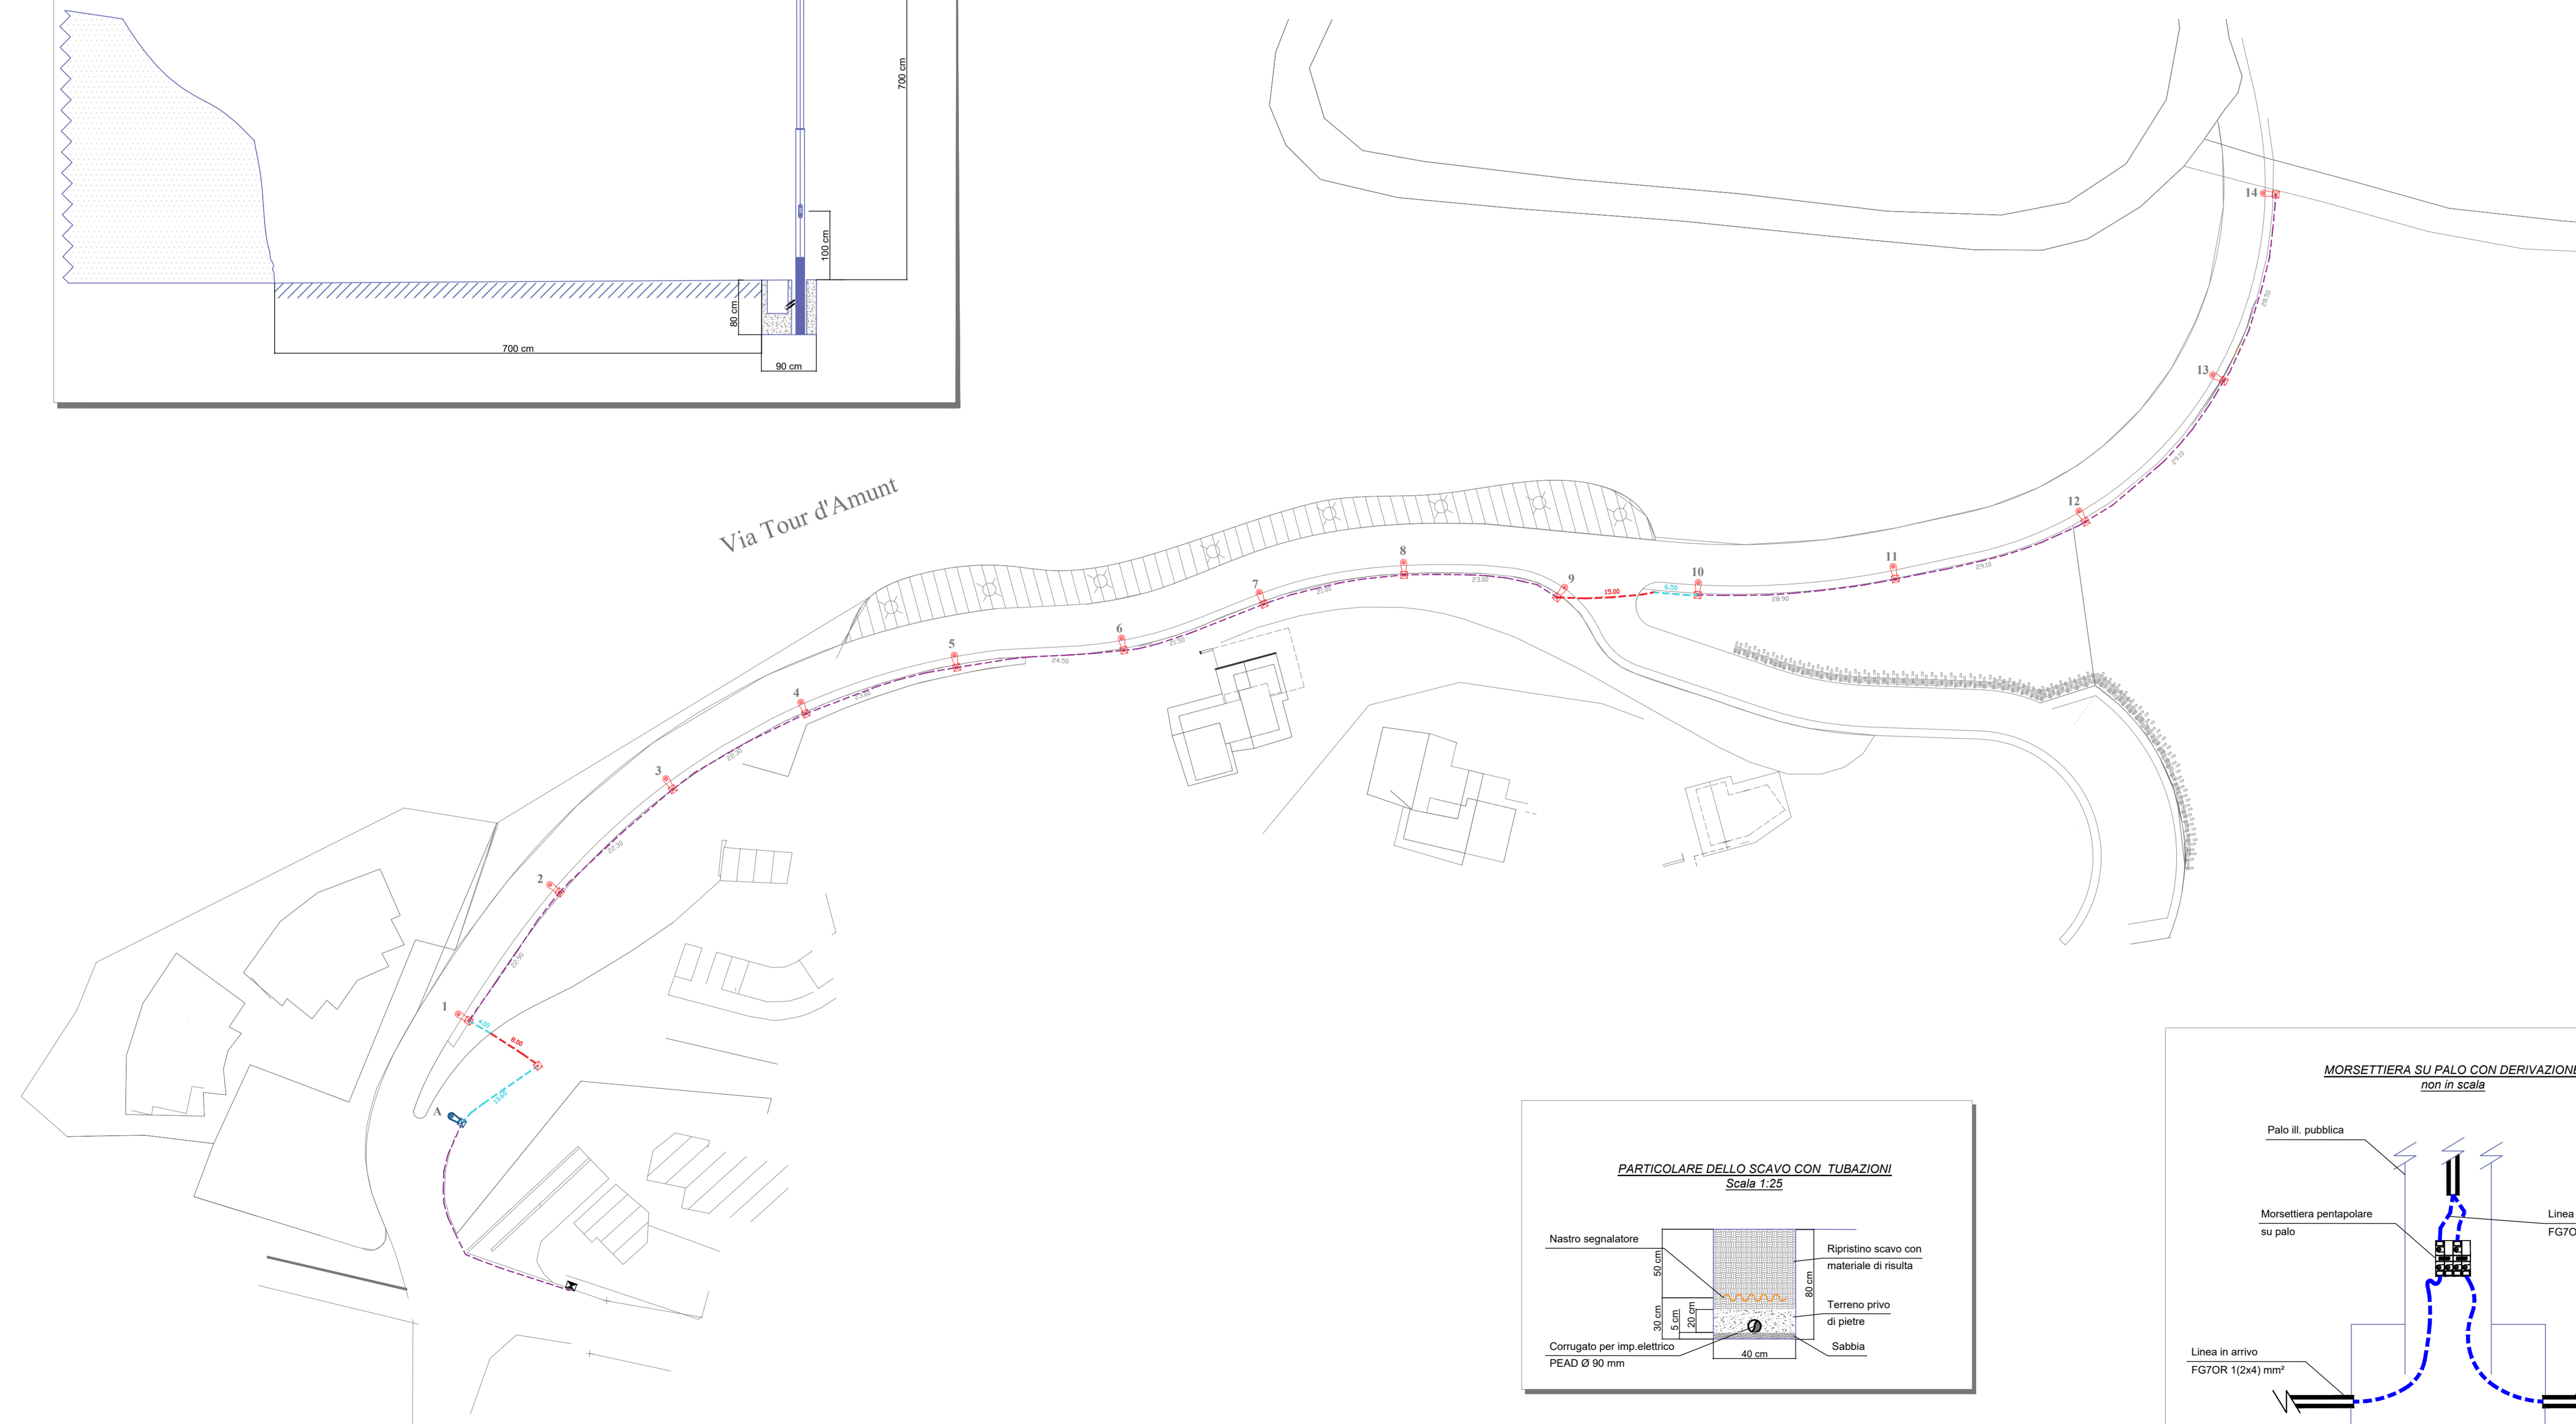

 Studio Associato di Ingegneria Pasquini di Davide Pasquini e Luciano Pasquini Via Traforo, 73 - 10053 Bussoleno (TO) tel. 0129/48738 P.I. 09634610017	Commissa	74.08	File	74.08.10.01.0.dwg
	Impianto elettrico			
	Progetto esecutivo			

COMUNE DI BARDONECCHIA

Progetto

**Realizzazione illuminazione pubblica
Via Tour d'Amun**

Titolo

Planimetria generale con impianto di illuminazione pubblica

Documento n.

74.08.10.01.0

Redatto

A.S.

Controllato

D.P.

Approvato

L.P.

Scala

1:500

1 cm

Dott. Ing.
 DAVIDE
 PASQUINI

Rev.	Data	Descrizione
0	24/07/2020	Emissione